


### Schemat Aktywnego Systemu Bezpieczeństwa Instalacji Gazowej typu GX

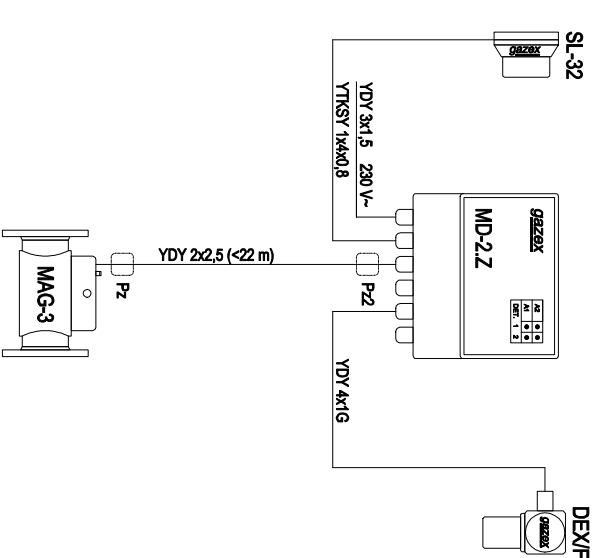

Rys. Nr 01

09-2017

# RZUT PIWNICY

Skala 1:50

BRANŻA SANITARNA

OŚRODEK CARITAS ARCHIDIECEZJI GDAŃSKIEJ

WARZENKO, UL. KASZTANOWA 48

DZ.NR. 43/2 OBRĘB WARZENKO 0013

Investor: Caritas Archidiecezji Gdańskiej

81-805 Sopot, ul. Niepodległości 778

**LG Profi Leszek Gontarz**

80-299 Gdańsk, Nowy Świat, ul. Nad Jeziorem 14

Opracował:	tech. Leszek Gontarz
Projektant:	inż. Daniel Łogiszyniec upr.bud.nr 68/Gd/00
Sprawdził:	inż. Sławomir Szurman upr.bud.nr 287/Gd/2000